


PLANTA VESTIDORS CAMP FUTBOL E: 1/300.

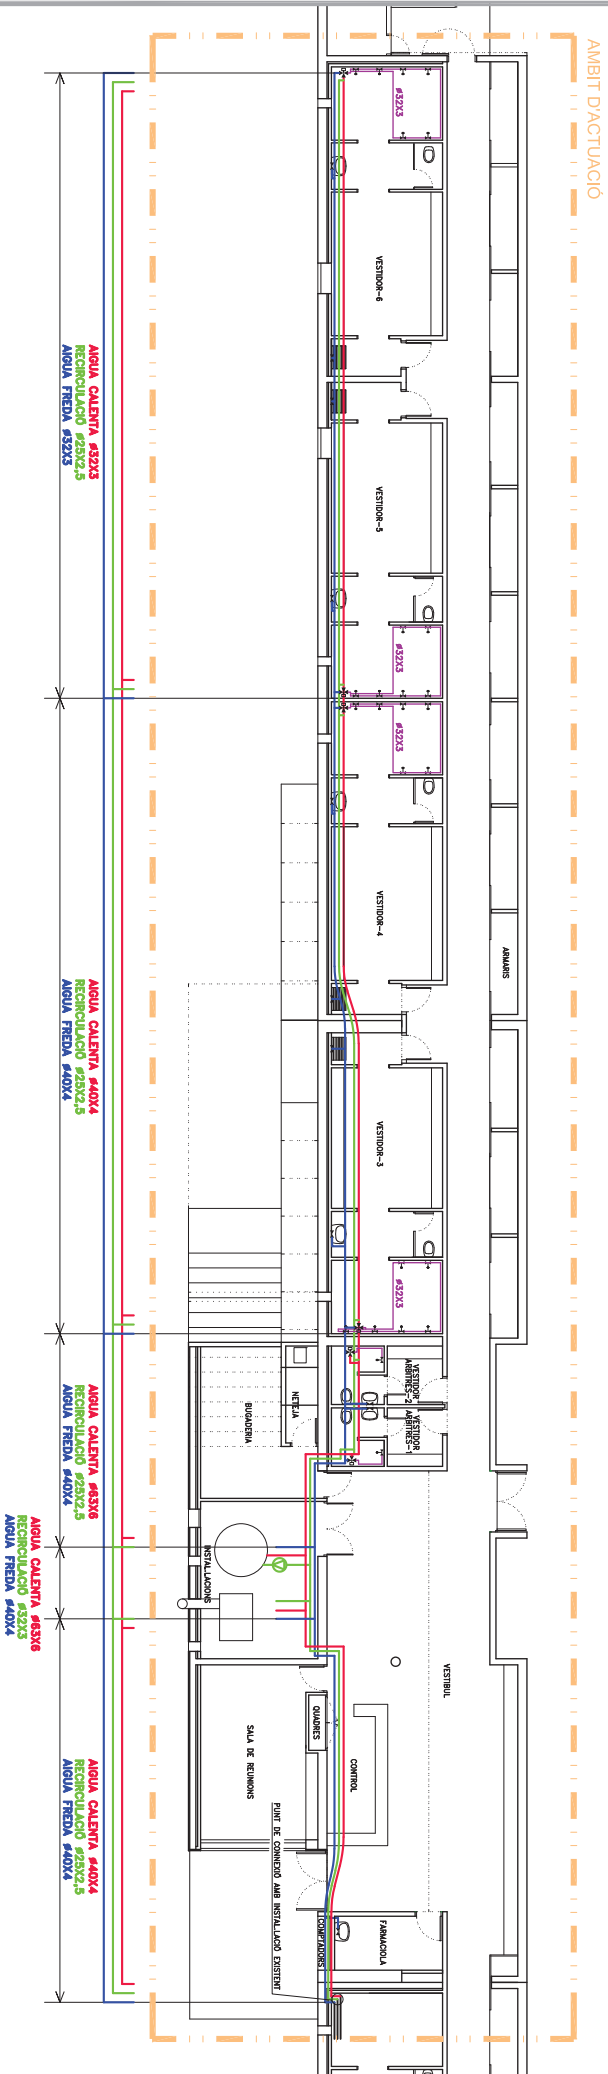

Nota: Els Plànols base on s'han grafat els esquemes dels treballs executats, varen ser facilitats pels serveis tècnics de l'Excel·lentíssim Ajuntament de Viladecans.

ESQUEMA INST·L·LACIÓ FONTANERIA EXECUTADA E: 1/175.

RECU LL FINAL DE DOCUMENTACIÓ GRÀFICA DELS TREBALLS REALITZATS, PER A LA
 SUBSTITUCIÓ DE PART DE LES CANONADES D'AGUA CALENTA I FREDA SANITÀRIA
 AL CAMP DE FUTBOL MUNICIPAL DE VILADECANS, C./ Doctor Ferran i Ciua, Nº 12,
 PLANTA VESTIDORS CAMP DE FUTBOL I ESQUEMA INST·L·LACIÓ FONTANERIA EXECUTADA.

TRUJALS 2
 SOCIETAT PRIVADA MUNICIPAL MEDITERRÀNIA, S.L (VMED)
 DOMINIU :
 C./ Pompeu Fabra, 50.
 POBLACIÓ :
 Viladecans.



QUESTIÓ D'ESPAI, S.L.
 C/ Doctor Ferran i Ciua, 23, Local 4, -08940- Viladecans (Barcelona), Tel/Fax: 93 637 23 91,
 www.qde.cat

EXPEDIENT : JF-01001
 ESCALA : 1/300 -1/175
 DATA : 02/Septembre/2019.

PLÀNOL Nº : EQ-1