


- A ÀREES COMUNES**
- ZONA ESPORTIVA**
- 1 Vestíbul
- 2 Recepció
- 3 Servis vestíbul
- 4 Local (sa a defera)
- 5 Local (sa a defera)
- 6 Despatxos administració
- 7 Despatx recepció
- 8 Entrades
- 9 Servis entrades
- 10 Cafeteria
- 12.1 Sala
- 12.2 Barra
- 12.3 Cuina
- 48 Office-sala descans personal
- 47 Vestidor personal
  
- B PISCINA INTERIOR**
- 9 Recinte vas principal
- 9.1 Nalaca (G carria)
- 9.2 Acabats dirigides i zona ludica
- 9.3 Plaça
- 10 Zona aigües:
- 10.1 Sauna
- 10.2 Dutes comunitàries
- 10.3 Bany de vapor
- 11 Sales cardiovasculars
- 11.1 Sala màquines
- 11.2 Sala spinning
- 13 Sala cobert
- 15 Servis
- 15.1 WC
- 15.2 Netja
- 16 Vestidors d'abornat:
- 16.1 Accés vestidor
- 16.2 Abocador
- 16.3 Vestidor
- 16.4 WC
- 16.5 Dutes
- 16.6 Dutes accés plaça
- 17 Vestidors de grup:
- 17.1 Vestidor
- 17.2 Dutes
- 17.3 WC
- 17.4 Passadís
- 17.5 Dutes accés plaça
- 18 Vestidors d'abornat:
- 18.1 Vestidor
- 18.2 Despatxos laboratoris
- 19 Vestidors monitors
- 20 Informeria
- 21 Magatzem plaça
- 23 Control piscina i sala descans
- 24 WC plaça
- 25 Observació i vestidor
- 29 Passadís pous bruts
- 30 Passadís de grup:
- 30.1 Vestidor
- 30.2 Dutes
- 30.3 WC
- 31.1 Vestidor
- 31.2 Dutes
- 31.3 WC
- 31.4 Distribuidor
- 32 Vestidor d'abornat
- 33 Informeria
- 34 Oficina monitors
- 35 Magatzem de plaques
- 36 Magatzem de material (sota grades)
- 37 Passadís de pous bruts
- 38 Servis de pista
- 39 Netja
- 40 Grades
- 41 Servis de grades
- 41.1 WC
- 41.2 Accessos emrats, grades i servis
  
- C PAVELLÓ POLIESPORTIU**
- 27 Pista triple 45x27x5m
- 28 Gimnàs musculació
- 30 Passadís - Ara de descans
- 31 Vestidors d'abornat
- 31.1 Vestidor
- 31.2 Dutes
- 31.3 WC
- 31.4 Distribuidor
- 32 Vestidor d'abornat
- 33 Informeria
- 34 Oficina monitors
- 35 Magatzem de plaques
- 36 Magatzem de material (sota grades)
- 37 Passadís de pous bruts
- 38 Servis de pista
- 39 Netja
- 40 Grades
- 41 Servis de grades
- 41.1 WC
- 41.2 Accessos emrats, grades i servis
  
- D APARCAMENT**
- 43 Places d'aparcament
- 43.1 Zona 1
- 43.2 Zona 2
- 44 Control
- 45 Servis
  
- E PISCINA EXTERIOR**
- 48 Vas piscina
- 49 Plaça
- 50 Sòl d'arç
- 51 Terrassa cafeteria
  
- NOVA PISCINA EXTERIOR**
- 52 Nou vas piscina
- 53 Dutes
  
- F INSTAL·LACIONS**
- 26.1 E.T.
- 26.2 Ombres elèctrics
- 26.3 G.E.
- 26.4 Taller
- 26.5 Xerreries d'extracció
- 26.6 Muntant d'instal·lacions
- 26.7 Instal·lacions exteriors
- 26.8 Recinte pous locals
- 26.9 Ventiladors impulsatjers aire aparcament
- 26.10 Vas de compensació piscina interior
- 26.11 Vas netja aïllat
- 26.12 Vas de compensació piscina exterior
- 26.13 Dipòsit hipodràmic
- 26.14 Dipòsit clorinàtic
- 26.15 Recinte boques de càrrega dipòsit

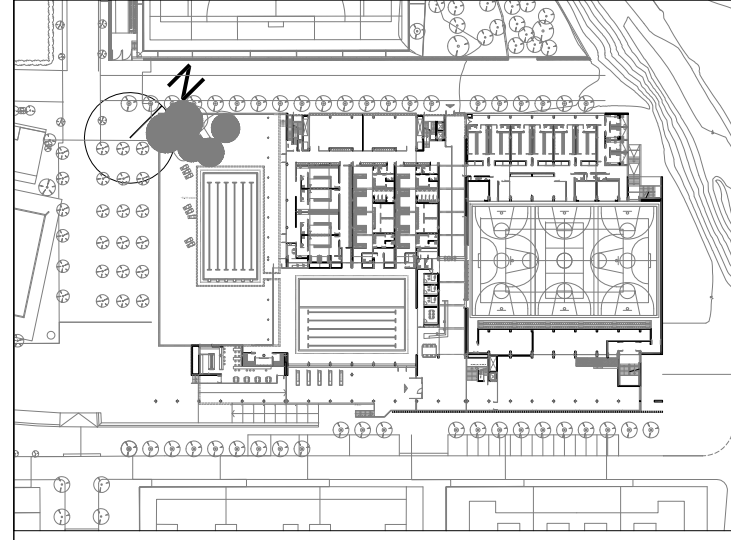

PROJECTE AS BUILT  
 2a FASE - EDIFICACIÓ  
 COMPLEX ESPORTIU TORRE ROJA  
 VILADECANS

MANUEL BRULLET I TENAS  
 ALFONSO DE LUNA COLLEDFORS  
 arquitectes  
 BRULLET I ASSOCIATS S.L.P.

a. detall  
 b. planol a on hi ha el detall  
 c. planol que necessita el detall

**PLANTA BAIXA**

escala: 1/200

document substituït: febrer 2015

data entrega: febrer 2015

observacions:

ARXIU

145-VILADECANS-CE PO-06-209 A